


LEGENDA	
	Centralna oddymiania (zgodnie z opisem)
	Przycisk oddymiania
	Optyczna czujka dymu
	Sygnalizator akustyczny (głosowy)
	Przycisk przewiezienia kluczykowy
	Słownik klapy lub okna
Lx/y - linia x - numer linii y - numer elementu	

UWAGA

1. Całość instalacji w wykonaniu podrynkowym.
2. Zasilanie centralki: oddymiania sprzed wyłącznika poz.

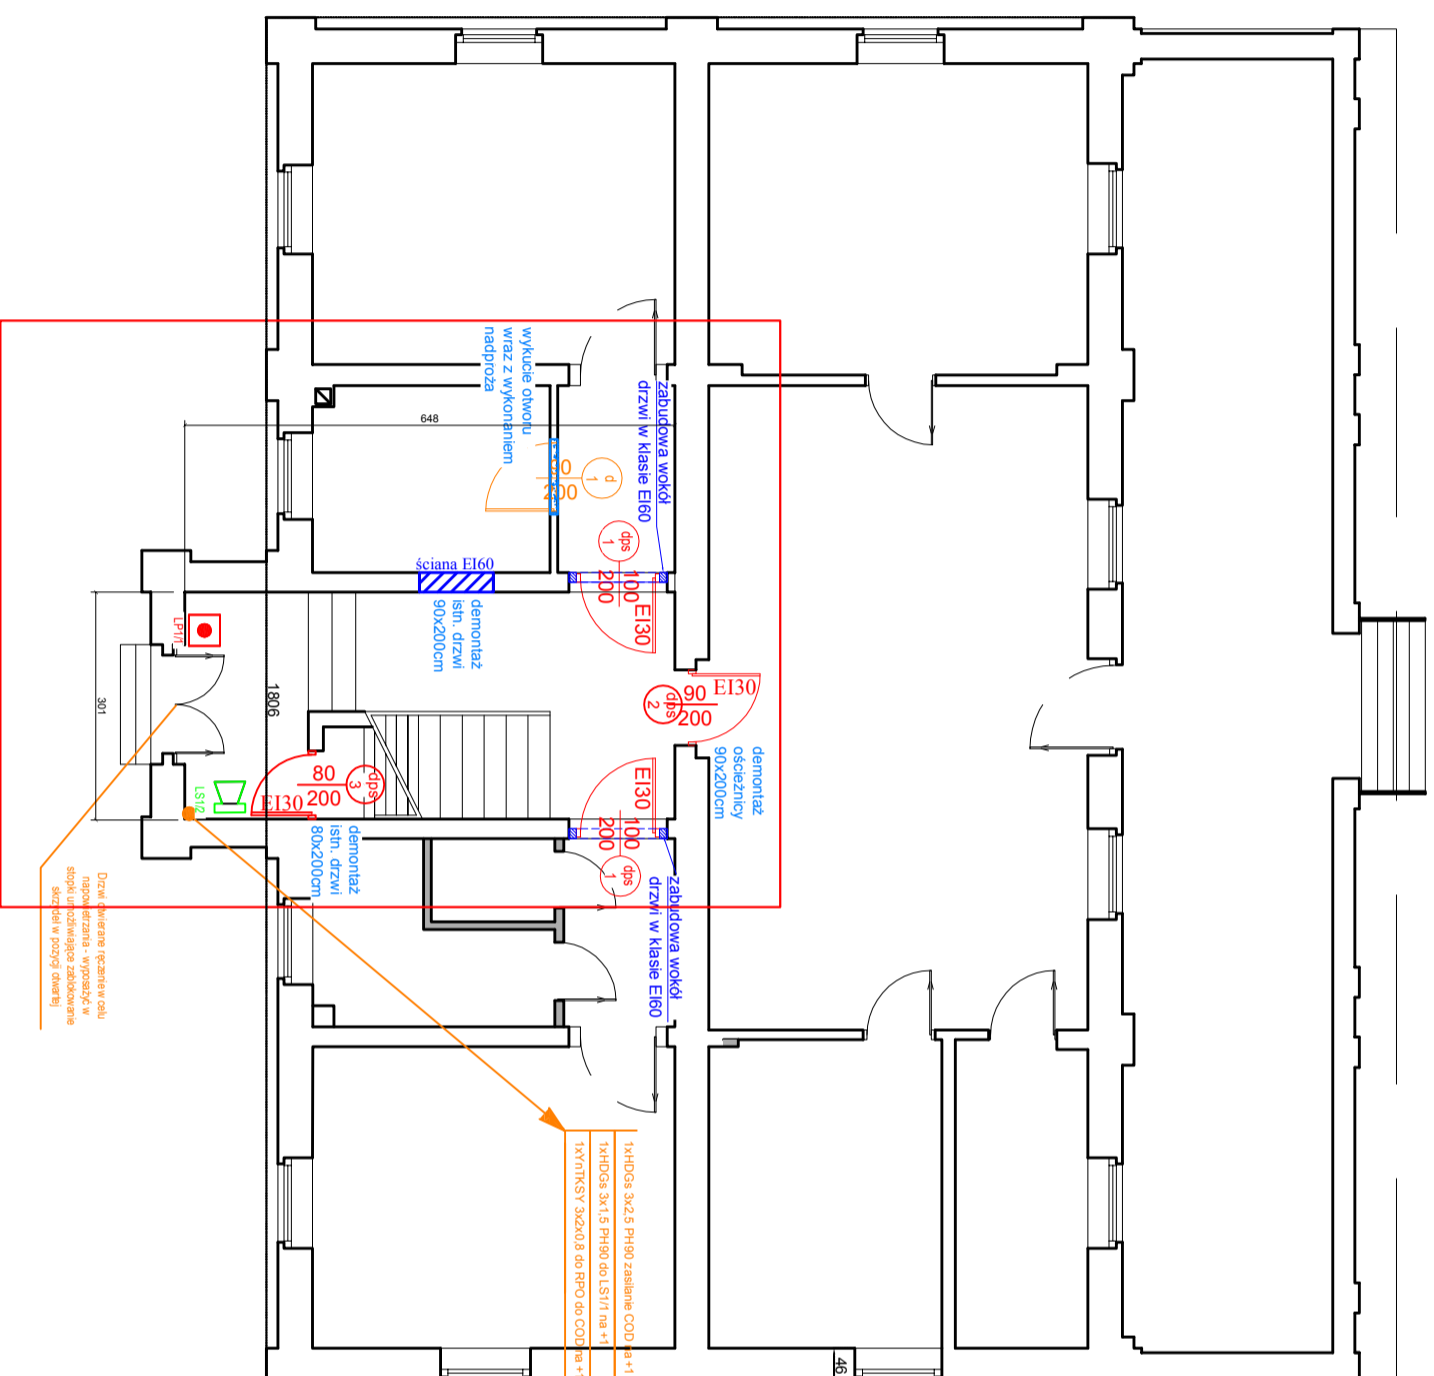

zakres opracowania - - - - -



INWESTOR: SAMODZIELNY PUBLICZNY ZAKŁAD OPIEKI ZDROWOTNEJ PAŃSTWOWY SZPITAL DLA NERWOWO PSYCHICZNE CHOROBYCH W RYBNIKU 44-200 RYBNIK, UL. GŁIWICKA 33

TEMAT: Instalacja oddymiania klatki schodowej oraz zamknięcie klatki schodowej drzwiami

PRZEDMIOT RYSUNKU: PAWILON Xia (XIII) - RZUT PARTERU

OPRACOWANIE: mgr inż. Marcin Malinowski
SGSP-3914

PROJEKT BR. BUDOWLANI: inż. Bogusław Kasprzycki
81/83

PROJEKT BR. ELEKTRYCZNA: mgr inż. Adam Popławski
MAZ/0274/PWBE/15

PODPIS:

DATA:

2016.04

PODPIS:

SKALA:

1:100

PODPIS:

NR RTS.: 1