


ZESTAWIENIE POMIESZCZEŃ PARTERU			
0.1	WIATROLAP	0.5	ŁAZIENKA PERSONELU
8,84m ²	POSADZKA GRESOWA	2,95m ²	POSADZKA GRESOWA
0.2	HOL / POCCZEKALNIA	0.6	ANEKS SOCJALNY
21,77m ²	WYKLADZINA PVC	8,67m ²	WYKLADZINA PVC
0.3	WC PACJENTA	0.7	POK. KIEROWNIKA
4,56m ²	POSADZKA GRESOWA	10,46m ²	WYKLADZINA PVC
0.4	REJESTRACJA	0.8	POK. RATOWNIKÓW
6,78m ²	WYKLADZINA PVC	11,31m ²	WYKLADZINA PVC
RAZEM POWIERZCHNIA UZYTEKOWA			
206,89m²			
0.9	POK. LEKARZA INTERWENC.	0.10	POK. LEKARZA PRZYJEC.
9,56m ²	WYKLADZINA PVC	9,32m ²	WYKLADZINA PVC
0.13	POK. OBSERW.-ZABIEGOWY	0.14	POM. NA CZYSTĄ POŚCIEL
18,96m ²	WYKLADZINA PVC	3,08m ²	WYKLADZINA PVC
0.17	WC	0.15	MAGAZYN
3,03m ²	POSADZKA GRESOWA	4,49m ²	WYKLADZINA PVC
0.18	POM. PORZĄDKOWE	0.16	IZOLATKA
1,44m ²	POSADZKA GRESOWA	7,47m ²	WYKLADZINA PVC
0.19	POM. HIG.-SANIT. Z NATRYSK.	0.20	POK. BADAŃ / PRZYJECIE PACJENTA DO SZPITALA
4,79m ²	POSADZKA GRESOWA	13,86m ²	WYKLADZINA PVC
0.11	BRUDOWNIA / POMIESZCZENIE NA BRUDNĄ POŚCIEL	0.12	KOMUNIKACJA
2,84m ²	WYKLADZINA PVC	52,68m ²	WYKLADZINA PVC
0.13	POK. LEKARZA PRZYJEC.	0.14	WYKLADZINA PVC
9,32m ²	WYKLADZINA PVC	0.15	WYKLADZINA PVC
0.10	POK. LEKARZA PRZYJEC.	0.11	BRUDOWNIA / POMIESZCZENIE NA BRUDNĄ POŚCIEL
9,32m ²	WYKLADZINA PVC	2,84m ²	WYKLADZINA PVC
0.09	POK. LEKARZA INTERWENC.	0.10	POK. LEKARZA PRZYJEC.
9,56m ²	WYKLADZINA PVC	9,32m ²	WYKLADZINA PVC
0.08	POK. RATOWNIKÓW	0.09	POK. LEKARZA PRZYJEC.
11,31m ²	WYKLADZINA PVC	9,32m ²	WYKLADZINA PVC
0.07	POK. KIEROWNIKA	0.08	POK. RATOWNIKÓW
10,46m ²	WYKLADZINA PVC	11,31m ²	WYKLADZINA PVC
0.06	ANEKS SOCJALNY	0.07	POK. KIEROWNIKA
8,67m ²	WYKLADZINA PVC	10,46m ²	WYKLADZINA PVC
0.05	ŁAZIENKA PERSONELU	0.06	ANEKS SOCJALNY
2,95m ²	POSADZKA GRESOWA	8,67m ²	WYKLADZINA PVC
0.04	WIATROLAP	0.05	ŁAZIENKA PERSONELU
8,84m ²	POSADZKA GRESOWA	2,95m ²	POSADZKA GRESOWA

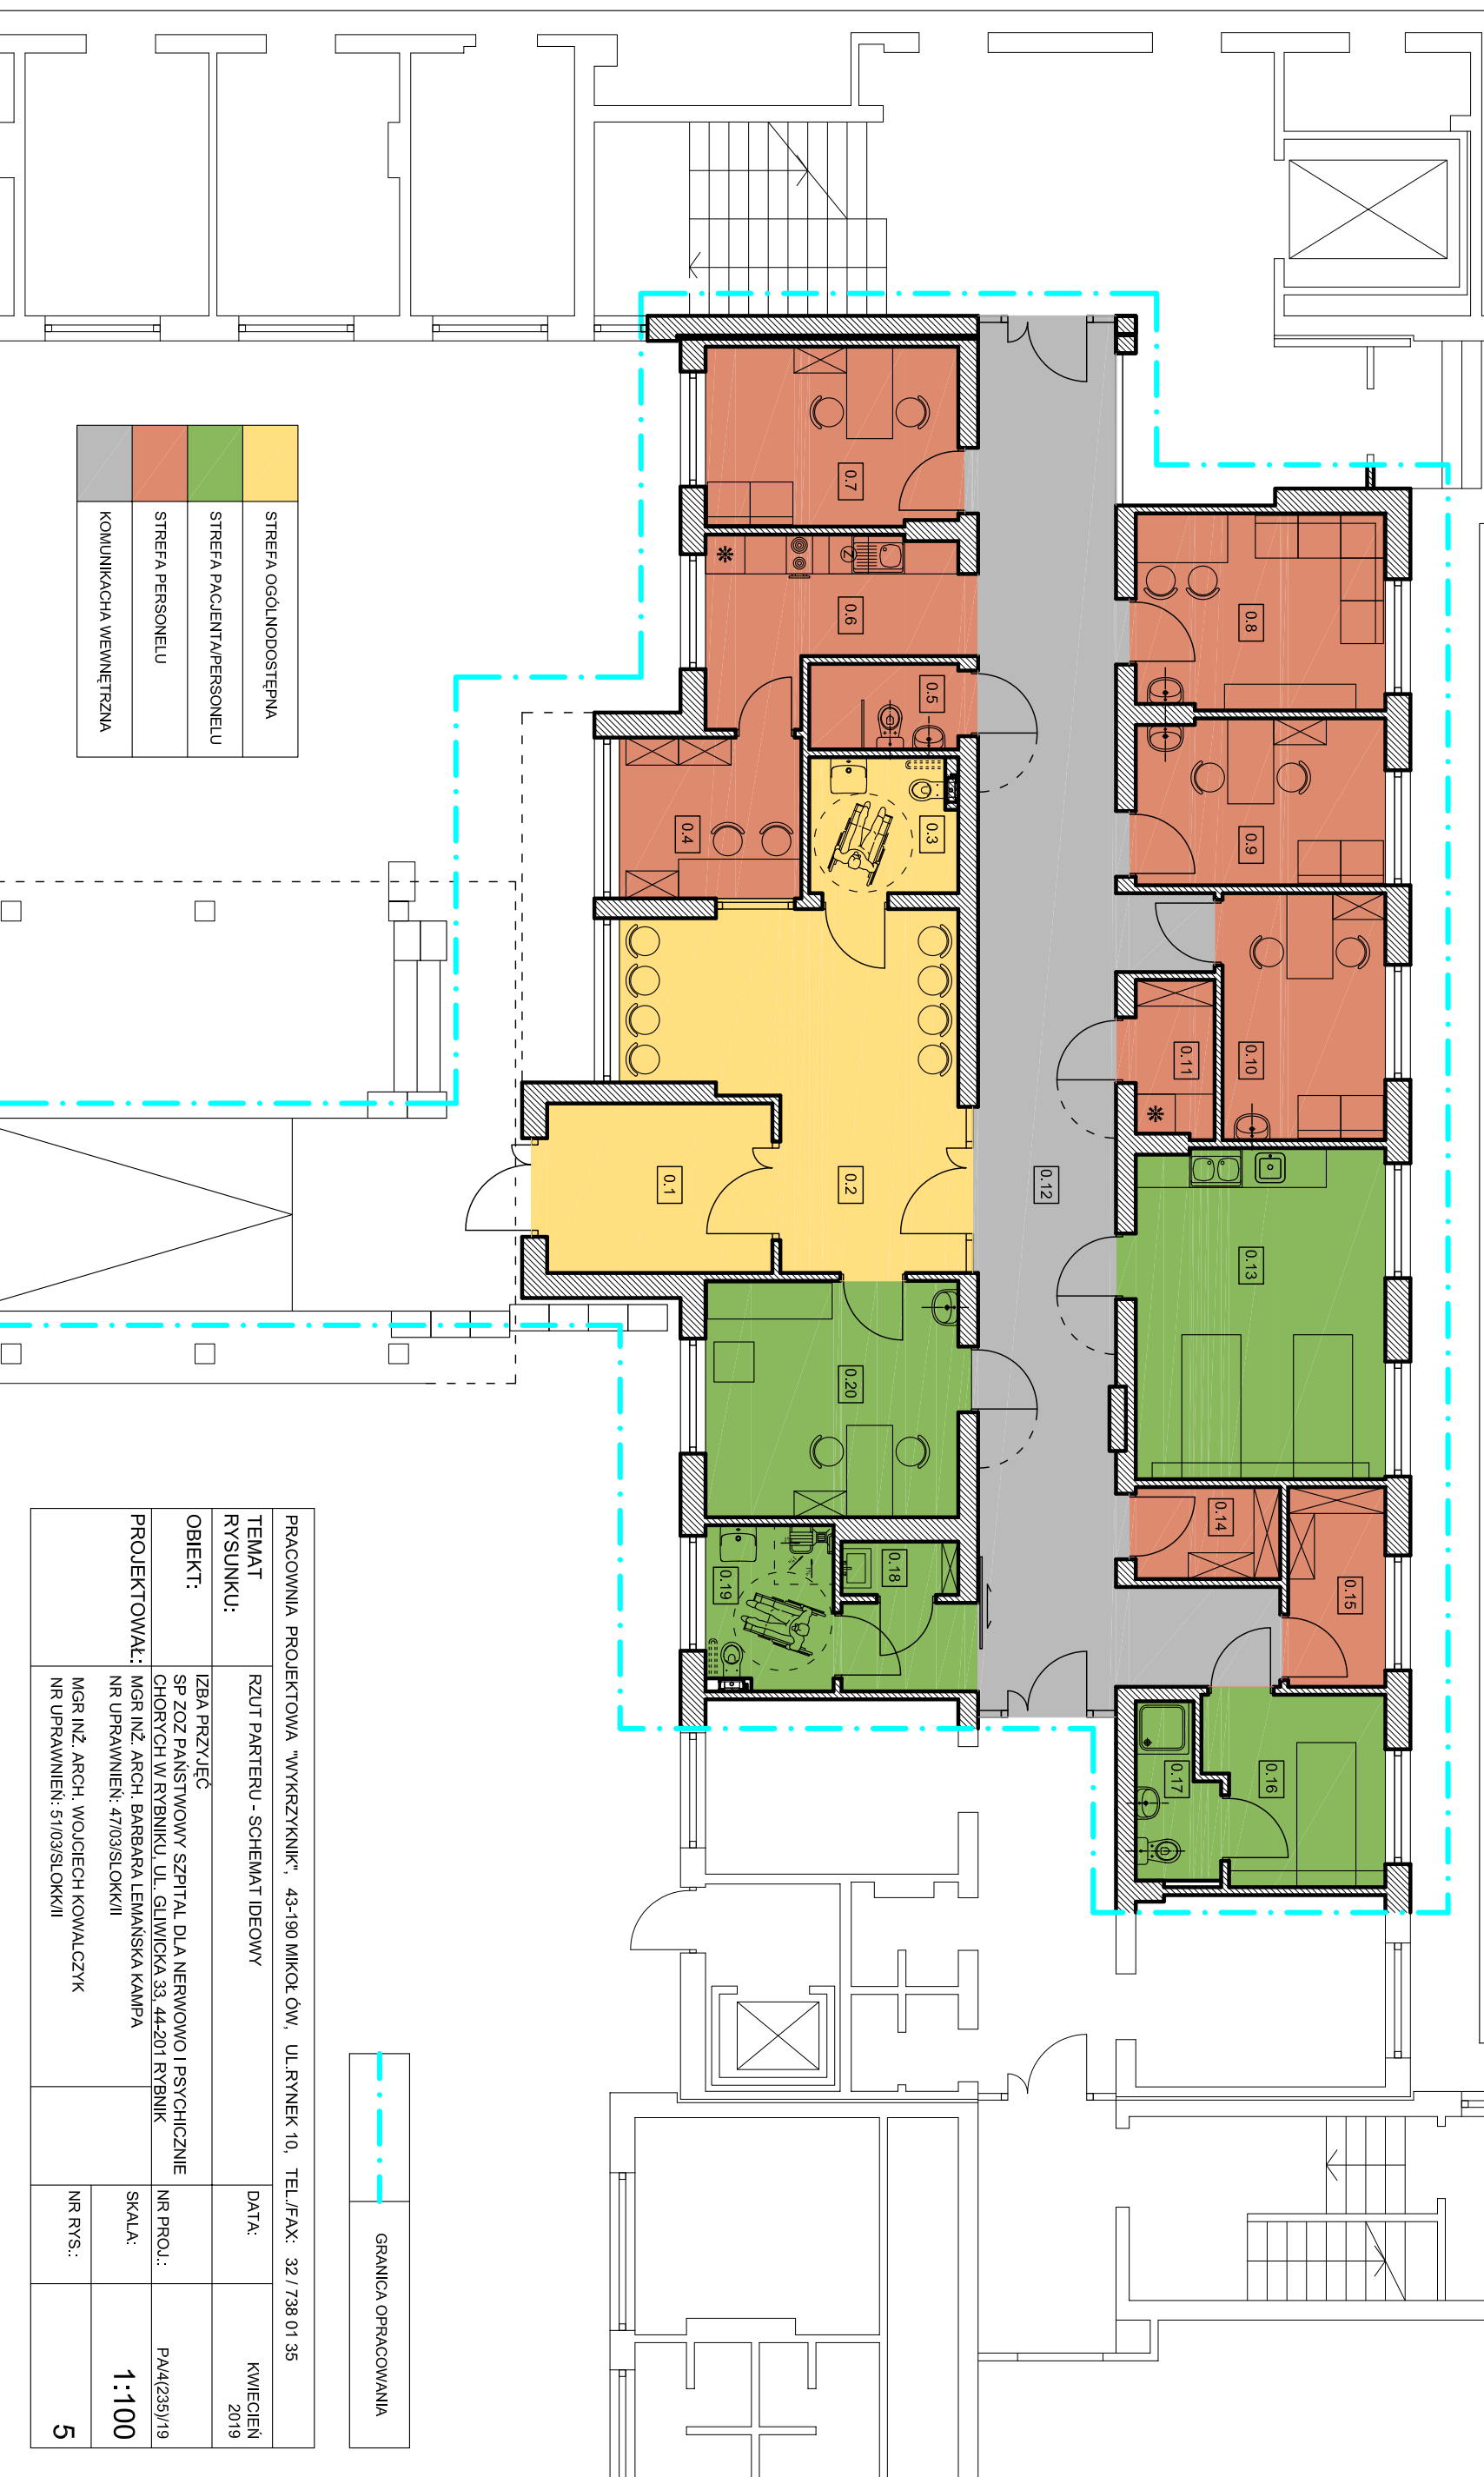

	STREFA OGÓLNO DOSTĘPNA
	STREFA PACJENTA/PERSONELU
	STREFA PERSONELU
	KOMUNIKACJA WEWNĘTRZNA

GRANICA OPRACOWANIA

PRACOWNIA PROJEKTOWA "WYKRZYKNIK", 43-190 MIKOŁÓW, UL. RYNEK 10, TEL./FAX: 32 / 738 01 35	
TEMAT RYSUNKU:	RZUT PARTERU - SCHEMAT IDEOWY
DATA:	KWIECIEŃ 2019
OBIEKT:	IZBA PRZYJĘĆ
PROJEKTOWAŁ:	SP ZOZ PAŃSTWOWY SZPITAL DLA NERWOWO I PSYCHICZNIE CHOROZYCH W RYBNIKU, UL. GŁIWICKA 33, 44-201 RYBNIK
MGR INŻ. ARCH. BARBARA LEMAŃSKA KAMPA	NR PROJ.: PA/4/235/19
NR UPRAWNIENI: 47/03/SLOK/II	SKALA: 1:100
MGR INŻ. ARCH. WOJCIECH KOWALCZYK	NR RVS.: 5
NR UPRAWNIENI: 51/03/SLOK/II	